


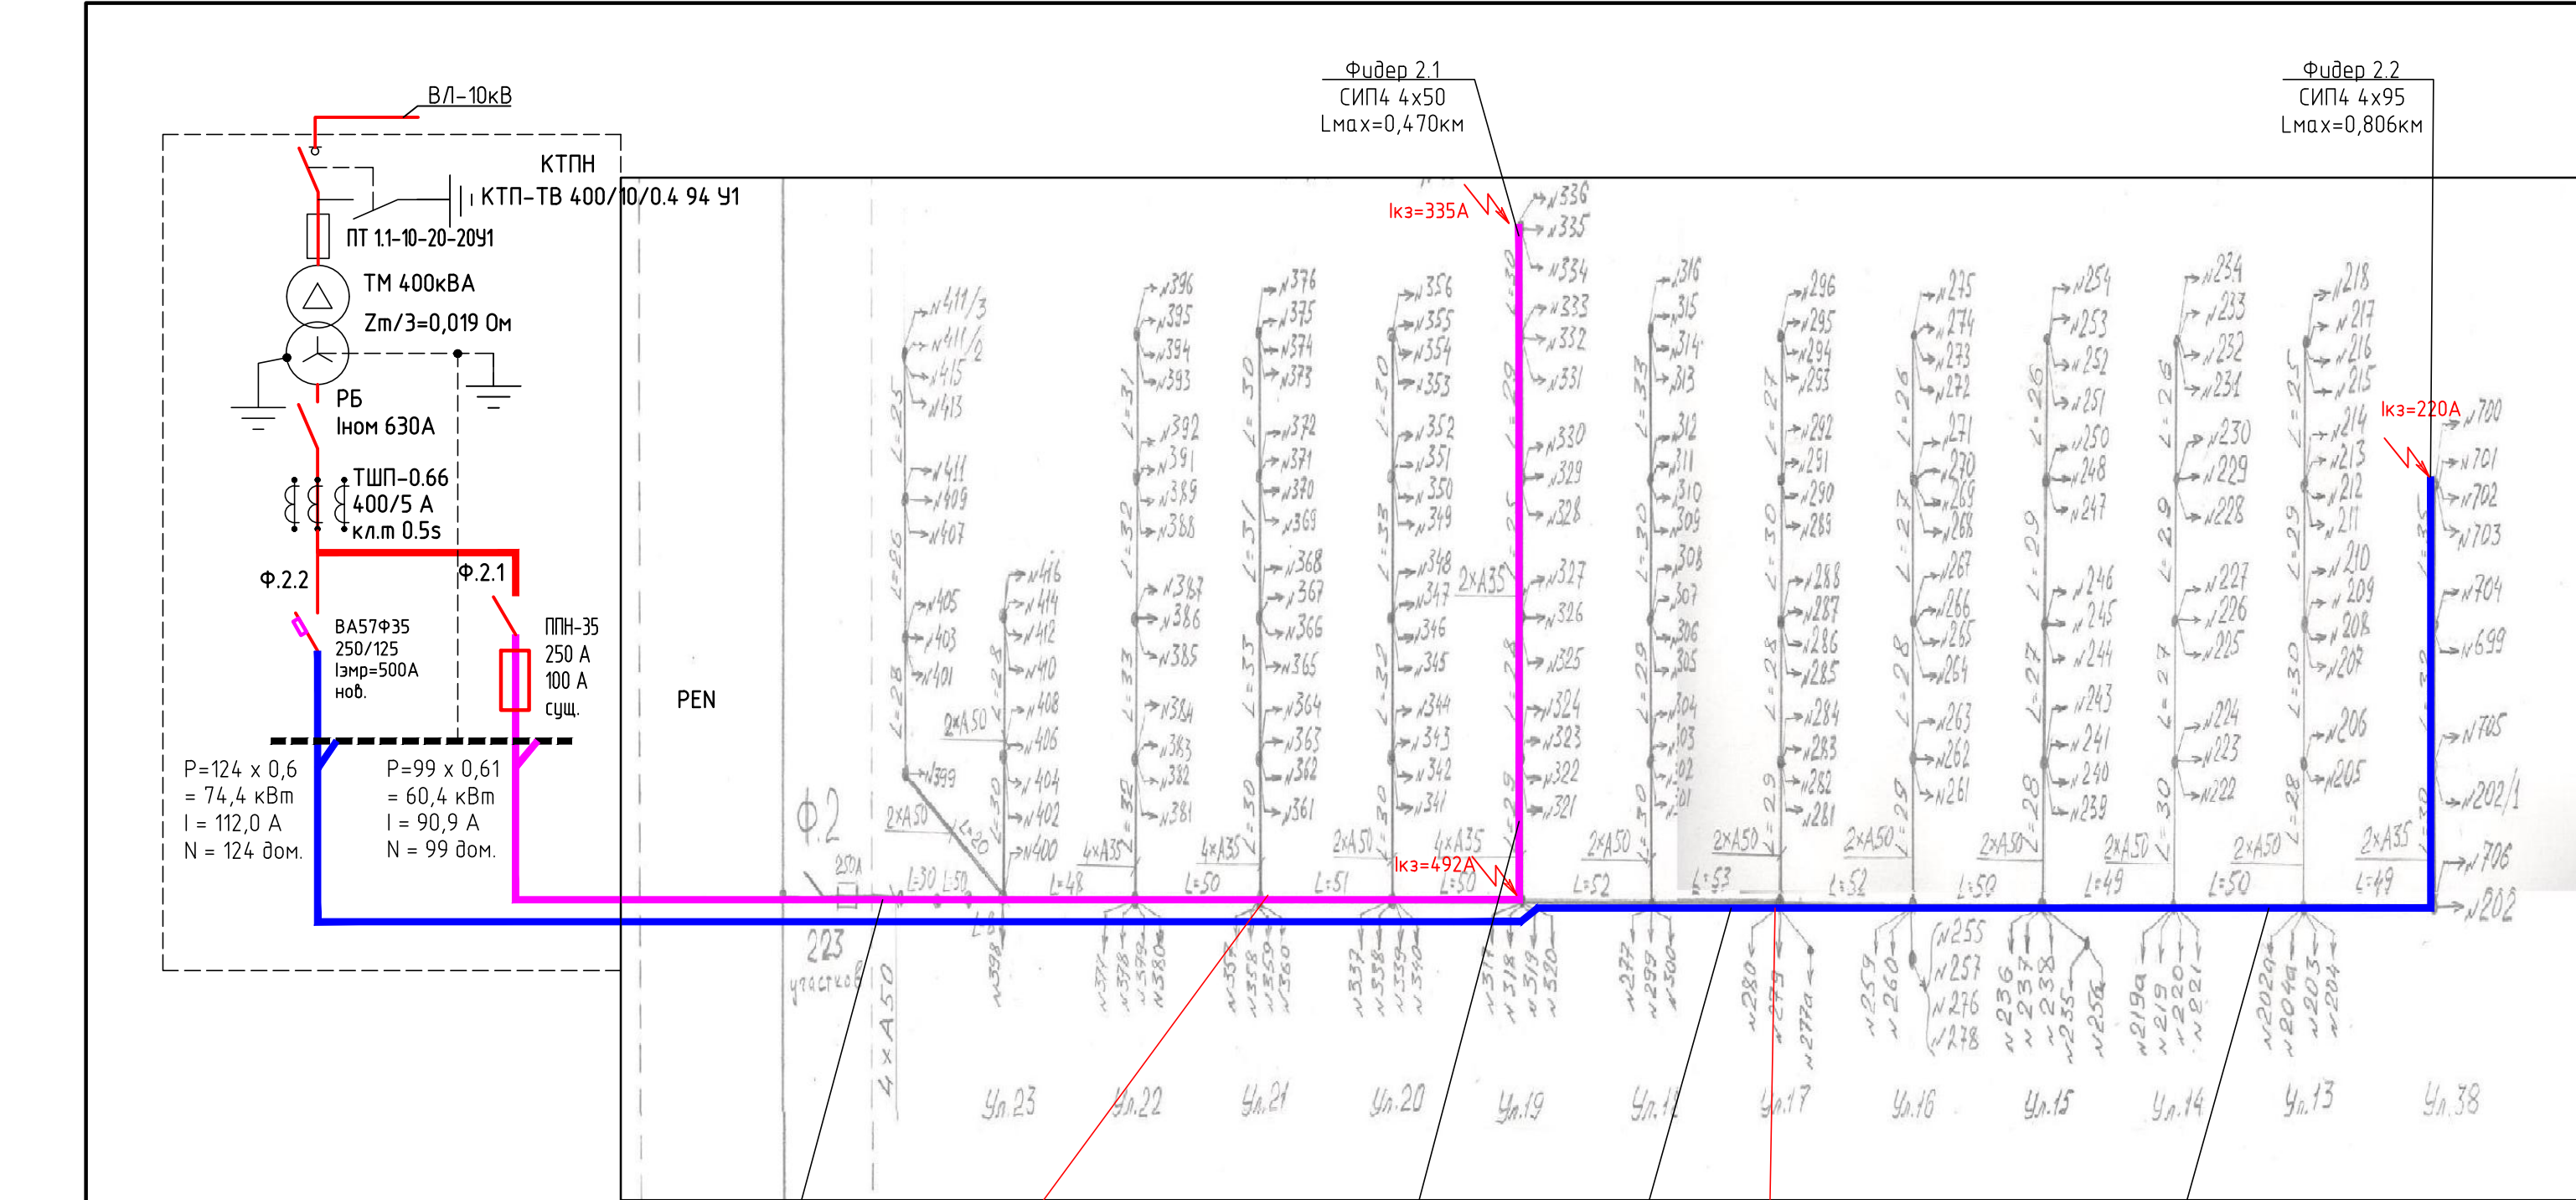

Фидер 2.1
СИП4 4x50
L1=0,221км

Фидер 2.1
СИП4 4x50
L2=0,249км

Фидер 2.2
СИП4 4x95
L1=0,310км

Фидер 2.2
СИП4 4x95, L2=0,496км

4 Вариант СМР:
Фидер №2.1 – ул.23, 22, 21, 20, 19. От ТП до ул. 19 провод СИП4 4x50, + демонтаж 376 метров.
Фидер №2.2 - ул. 18, 17, 16, 15, 14 , 13, 38. От ТП до ул. 38 провод СИП4 4x95

ВЛ		Выбор сечений и защит проводов ВЛ-0,4 кВ.														Таблица 1			
Подп. и дата		Номер магистрального провода, цвет	Автомат, тип, характеристика распределителя Iэпр, А	Направление		Марка и сечение магистрального провода	Длина участка ВЛ, м	Нормальный режим участка ВЛ		Ток 1-фазного КЗ; I кз; А	Секционный автомат			Марка и сечение провода	Длин а пров ода, м	Ток 1-фазного КЗ; I кз; А	Падени е напряж енияΔ U, %		
				откуда КТПН- ... РУ-0.4кВ	Номер участк а ВЛ			Рр, кВт	Ir, А		Марк ировк а QF...	тип, характеристика распределителя	Iтр/Iэпр; А						
Инв. № подл.		Ф2.1, фиолетов ый	ППН35 In=100, Iср=600																
			Опора №...	Ф 2.1	СИП-4 4x50	221	60,4	90.9	609.0	QF2.1	ВА47-29,50-3В	50 / 250	СИП-4 4x50	249	302,0	7,8			
		Ф2.2, синий	ВА57-35 In=125, Iэпр=500 +20%/-600																
			Опора №...	Ф.2.2	СИП-4 4x95	310	74,4	112.0	844.0	QF2.2	ВА47-29,63-3В	63 / 315	СИП-4 4x95	496	340,0	10,1			

						-ЭС		
						Реконструкция ВЛИ-0,4кВ, для технологического присоединения объектов, расположенных по адресу: НСО,		
Изм.	Кол.уч.	Лист	№ док.	Подпись	Дата		Стадия	Лист
Разработ.	Врубель				05.20.		П	1
						Однолинейная схема ТП-.....		
						ИК РосАльфа г. Новосибирск		